


LEGENDA:

- CAIXA INSPEÇÃO
02 UNIDADES
- TUBO PV D=100MM
2 VEZES
8,00 M
- TUBO PV D=100MM
92,20 M
- BOCADE LOBO
EXISTENTE


LEGENDA:

- GRAMA SINTÉTICA
648,00 M²
- BLOCO CONCRETO
(PAVER): 171,00 M²
- BANCO DE
MADEIRA
PLÁSTICA


PROJETO DE DRENAGEM		FL. Nº	N.º FL.
		01	01
REFERÊNCIA: PLANTA DE IMPLANTAÇÃO DE DRENAGEM			
OBRA: CONSTRUÇÃO DE CAMPO DE FUTEBOL SOCIETY - PROGRAMA MEU CAMPINHO			
LOCAL: PRAÇA PÚBLICA IGREJA MATRIZ SÃO SEBASTIÃO DAS GRAÇAS			
PROPR.: PREFEITURA MUNICIPAL DE RIO BOM			
DATA: 15/05/2021		ESCALA INDICADA:	
DESENHO: SÉRGIO HERINQUE RIBAS MACUÇO			
ÁREAS:		A APROVAÇÃO DO PRESENTE PROJETO PELA PREFEITURA NÃO RECONHECE A PROPRIEDADE DO MOVEL	
TERRENO.....14,280,00m ²		PROPR.: PREFEITURA MUNICIPAL DE RIO BOM CNPJ: 17.771.913/0001-71.	
CAMPO DE FUTEBOL SOCIETY648,00m ²			
ÁREA CALÇAMENTO PAVER171,00m ²			
ÁREA TOTAL DA INTERVENÇÃO819,00m ²		AUTOR PROJ. ENG. CIVIL SÉRGIO HERINQUE RIBAS MACUÇO RESP. TÉCNICO CREA-PR 17.326/D	
IND. APROV. 0,1595			
TX. OCUP. 15,95%			
PREFEITURA / D.O.V.			

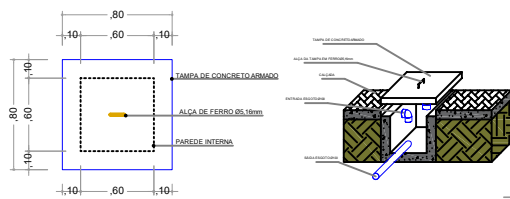

PLANTA BAIXA
ESCALA: 1:25

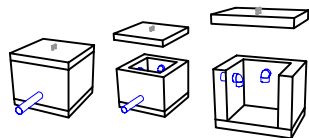

DETALHE EM PERSPECTIVA
SEM ESCALA

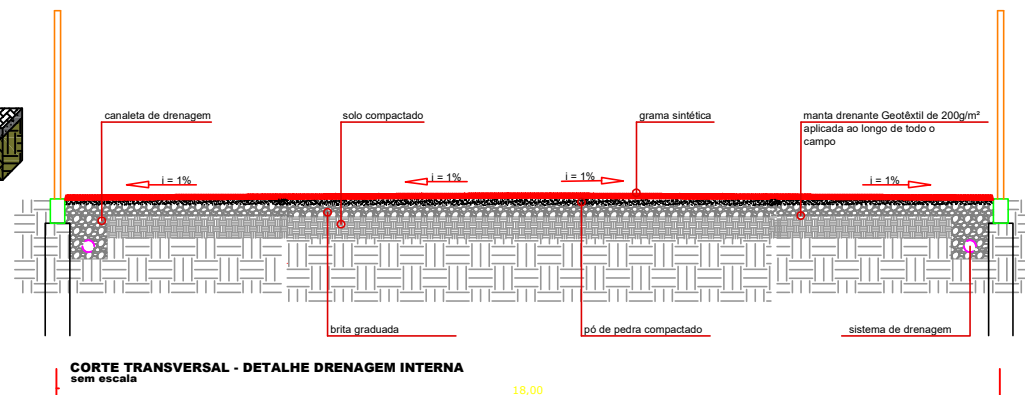

CORTE TRANSVERSAL - DETALHE DRENAGEM INTERNA
sem escala