




AV. RIO GRANDE DO SUL
LOCAÇÃO
 ESCALA 1:250

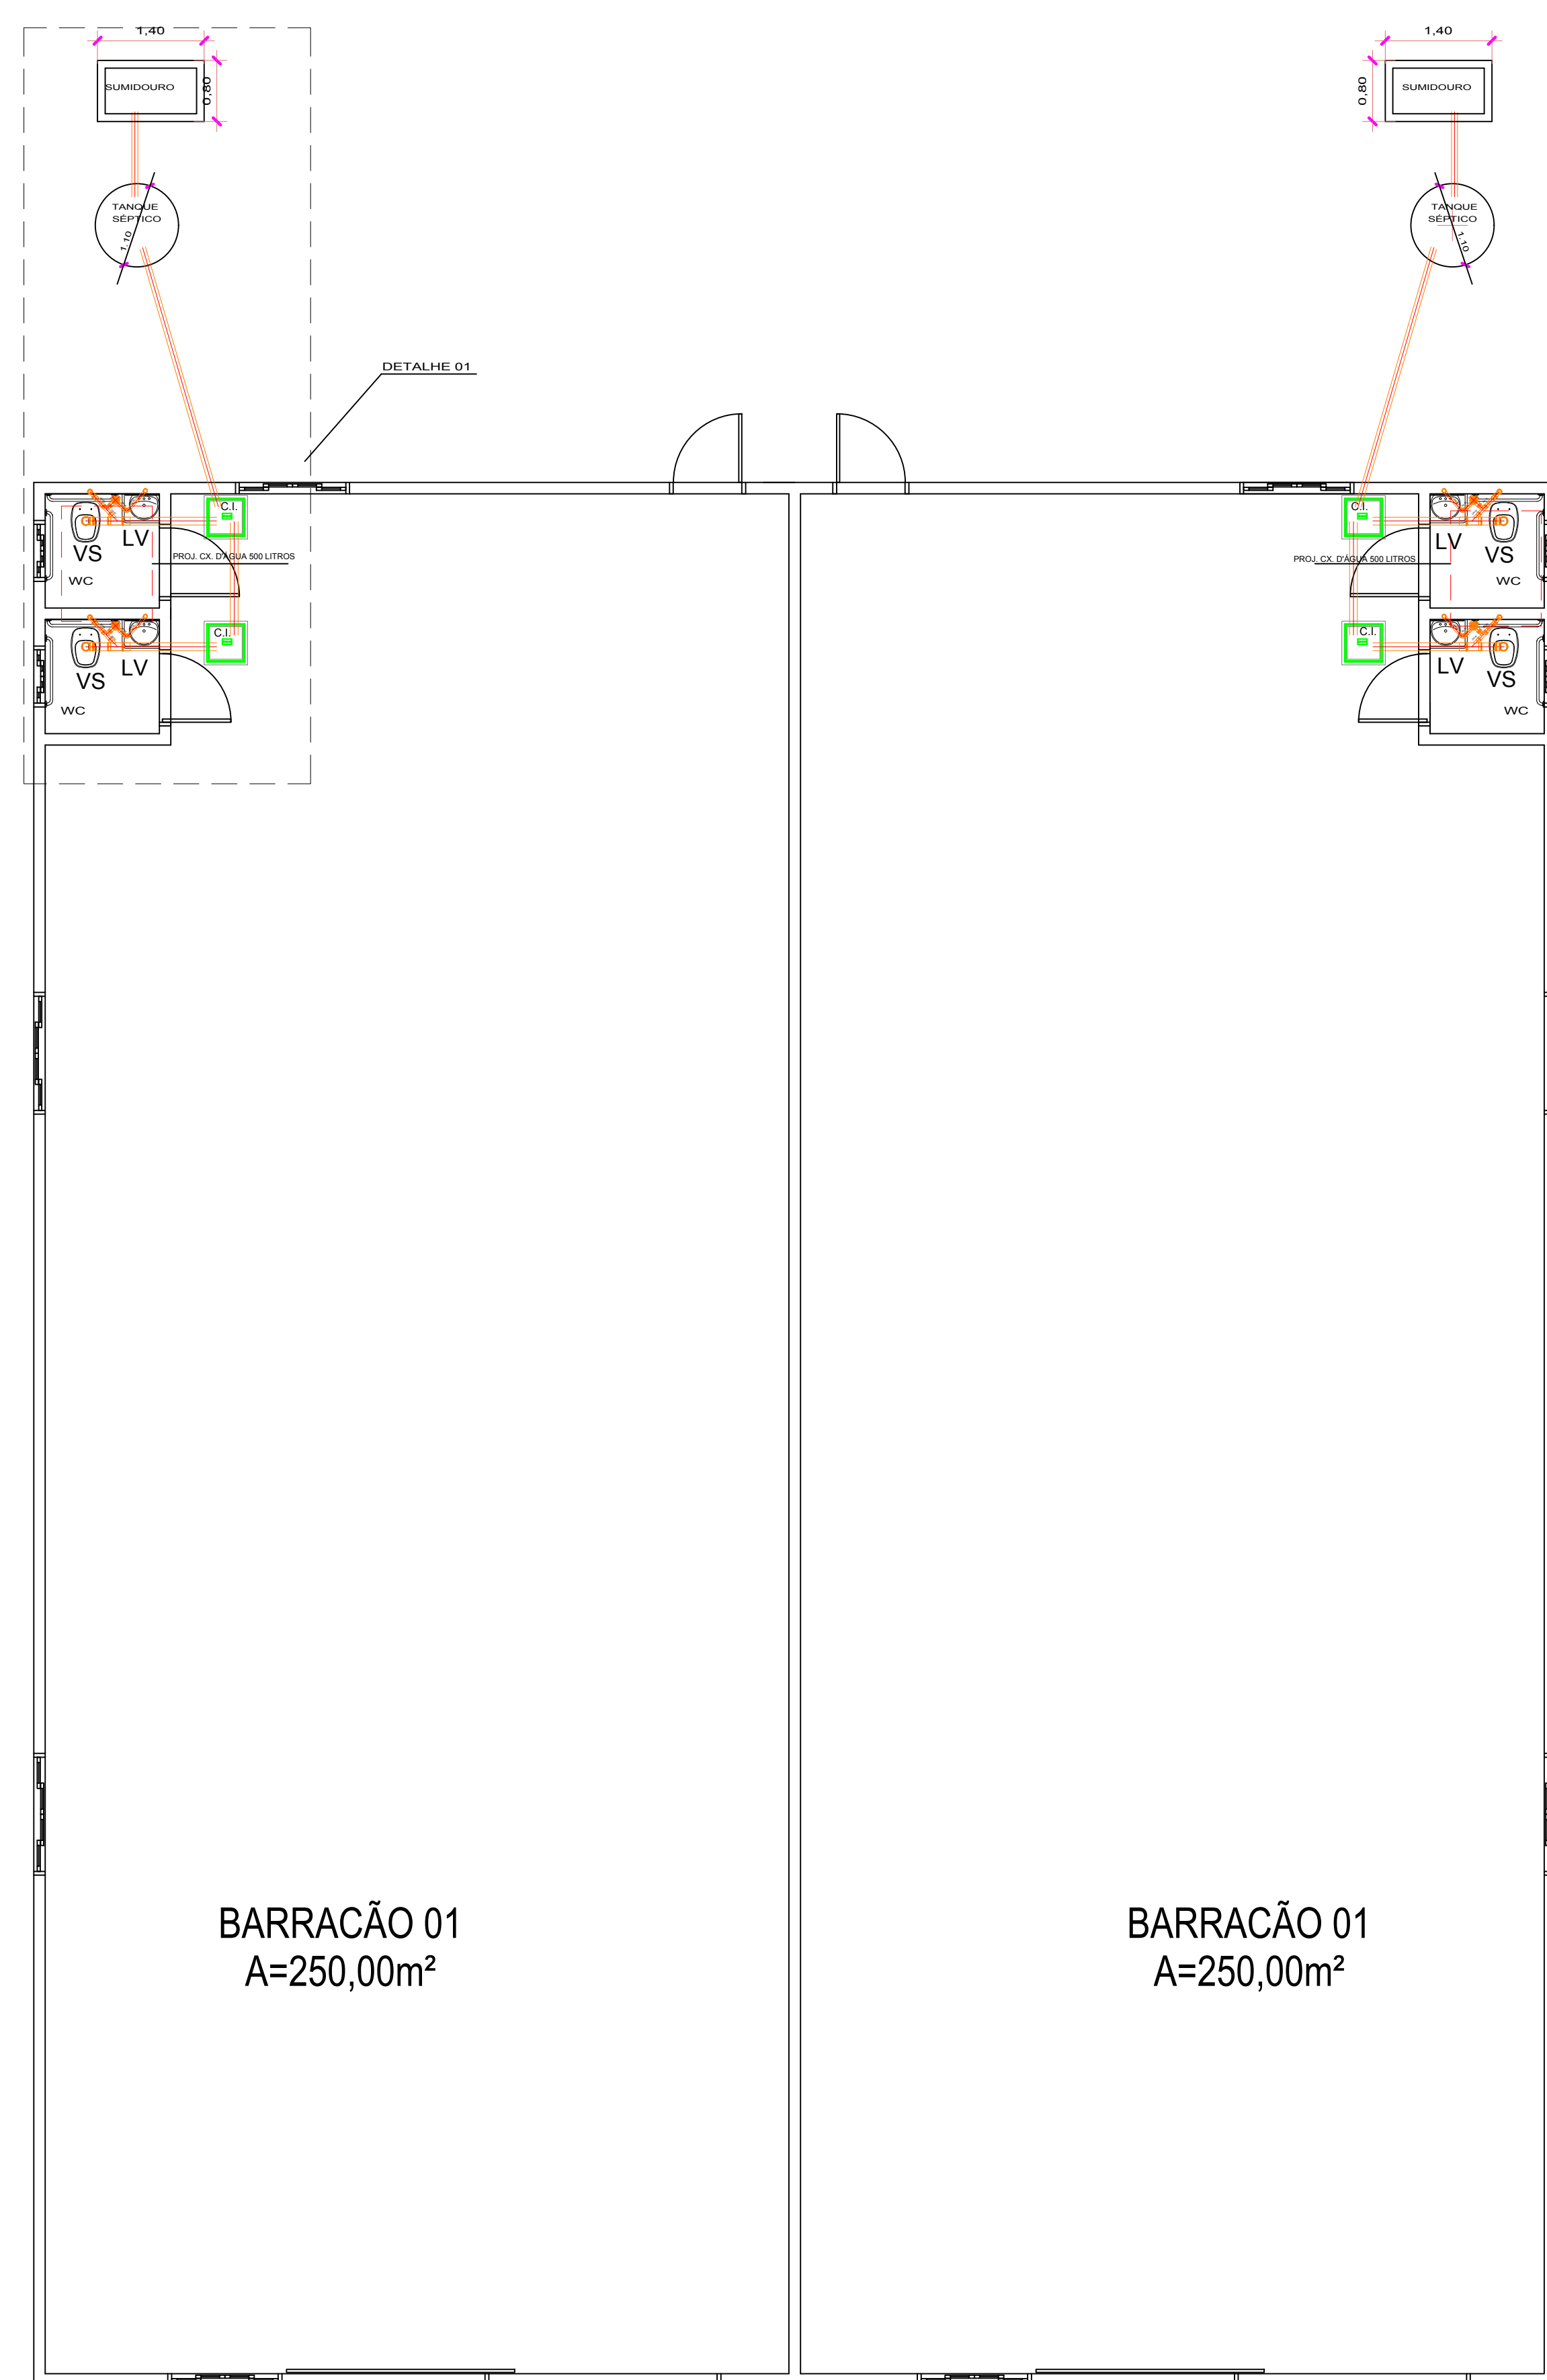

PLANTA BAIXA
 ESCALA 1 : 75

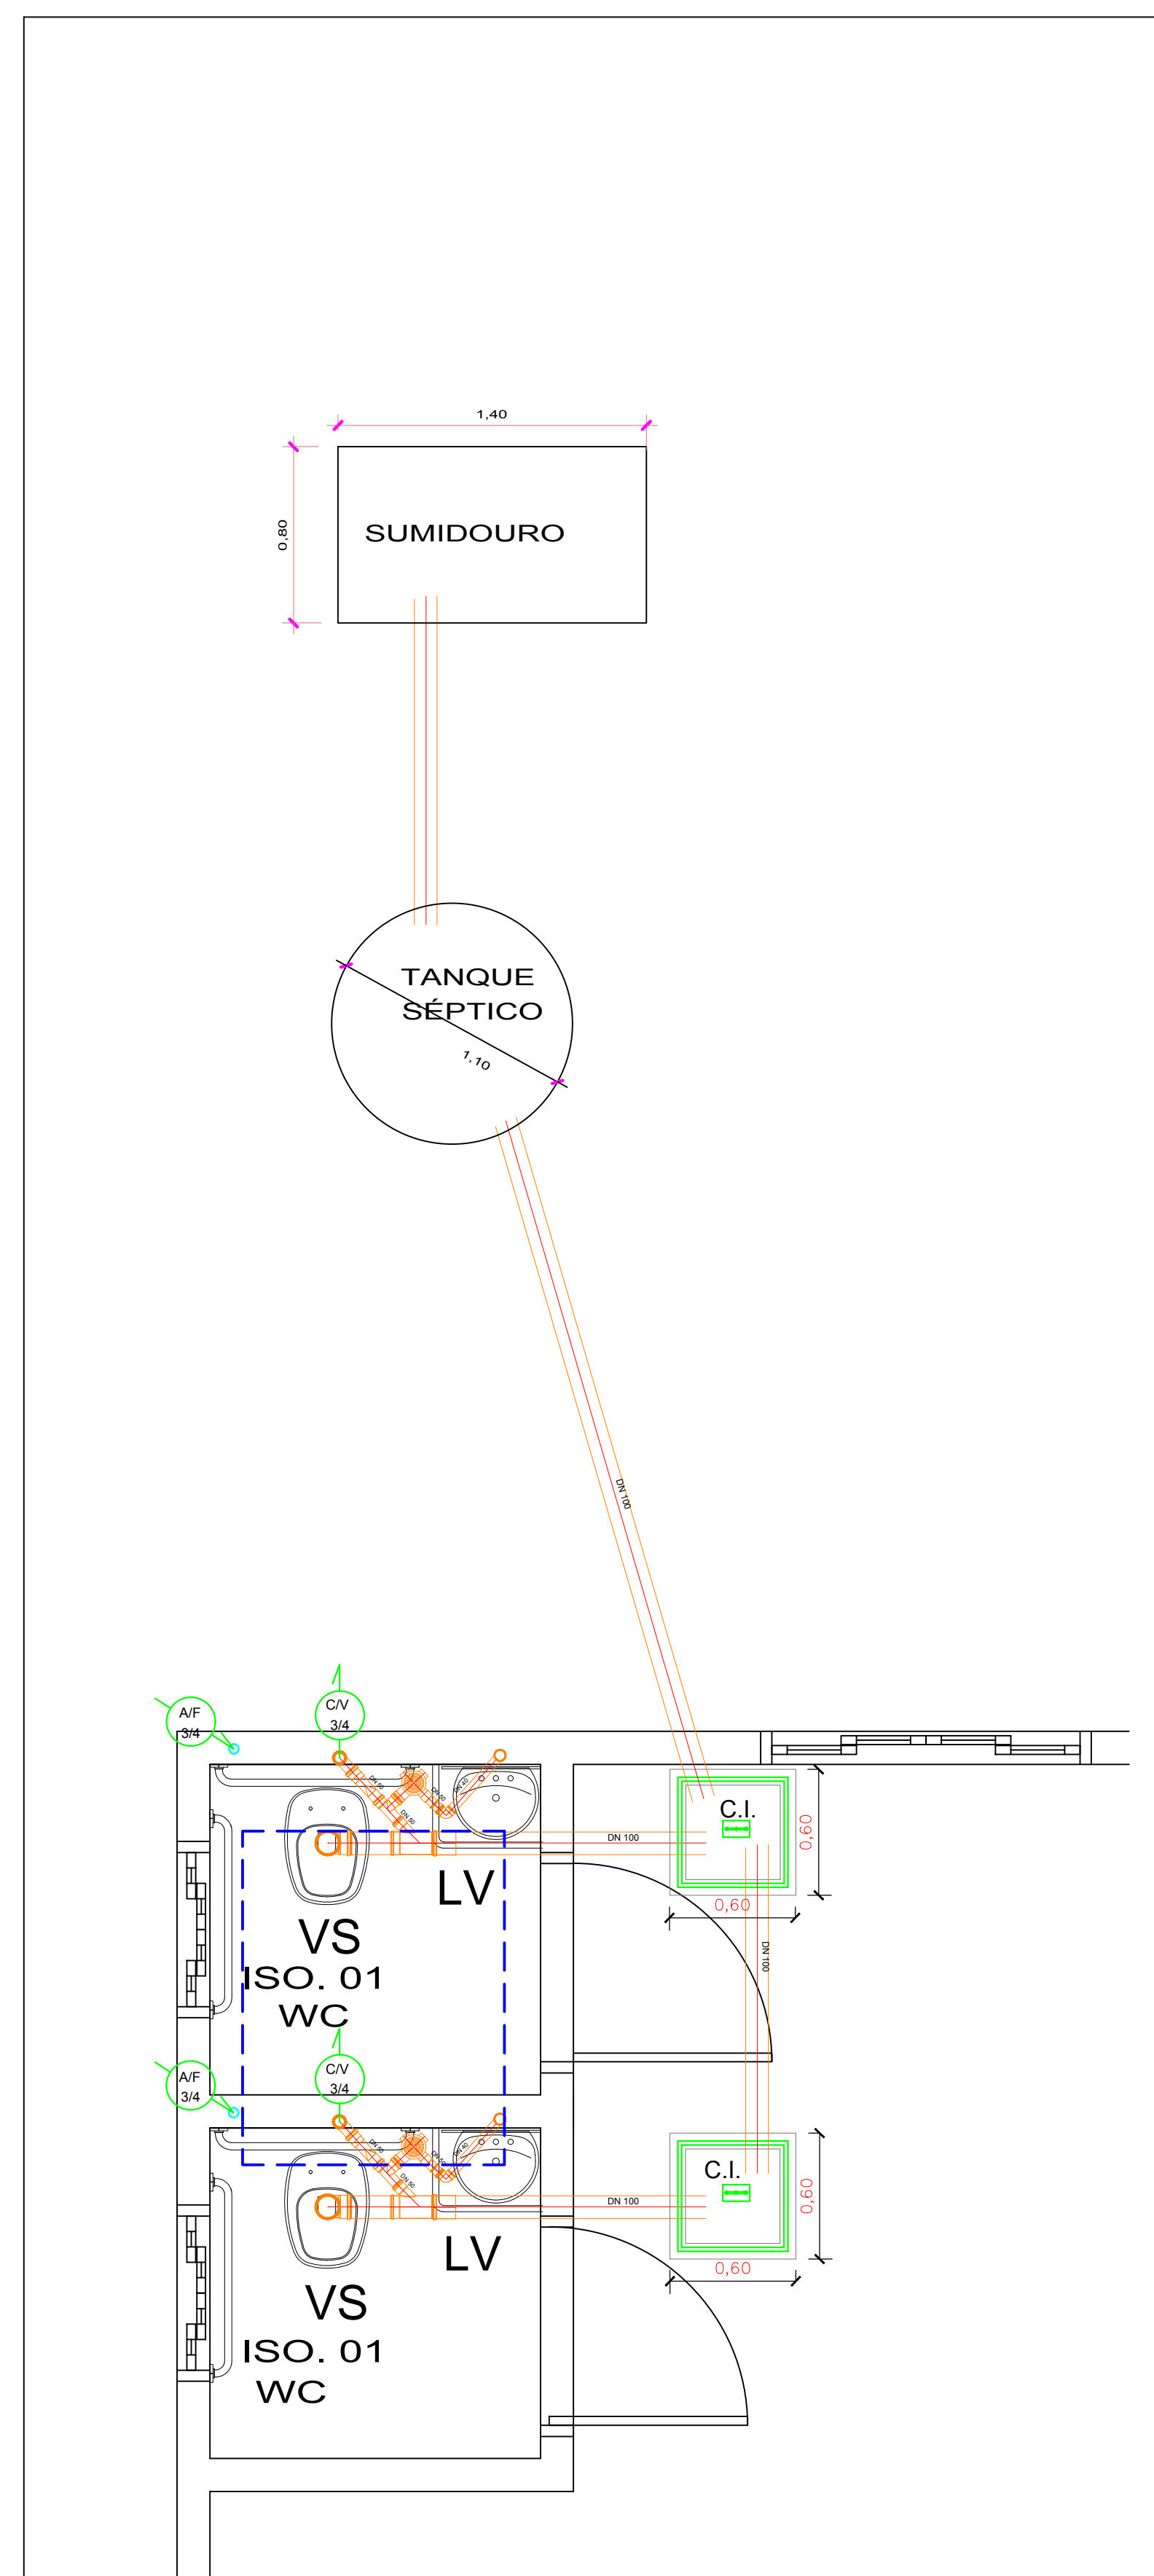

DETALHE 01
 ESCALA 1 : 25

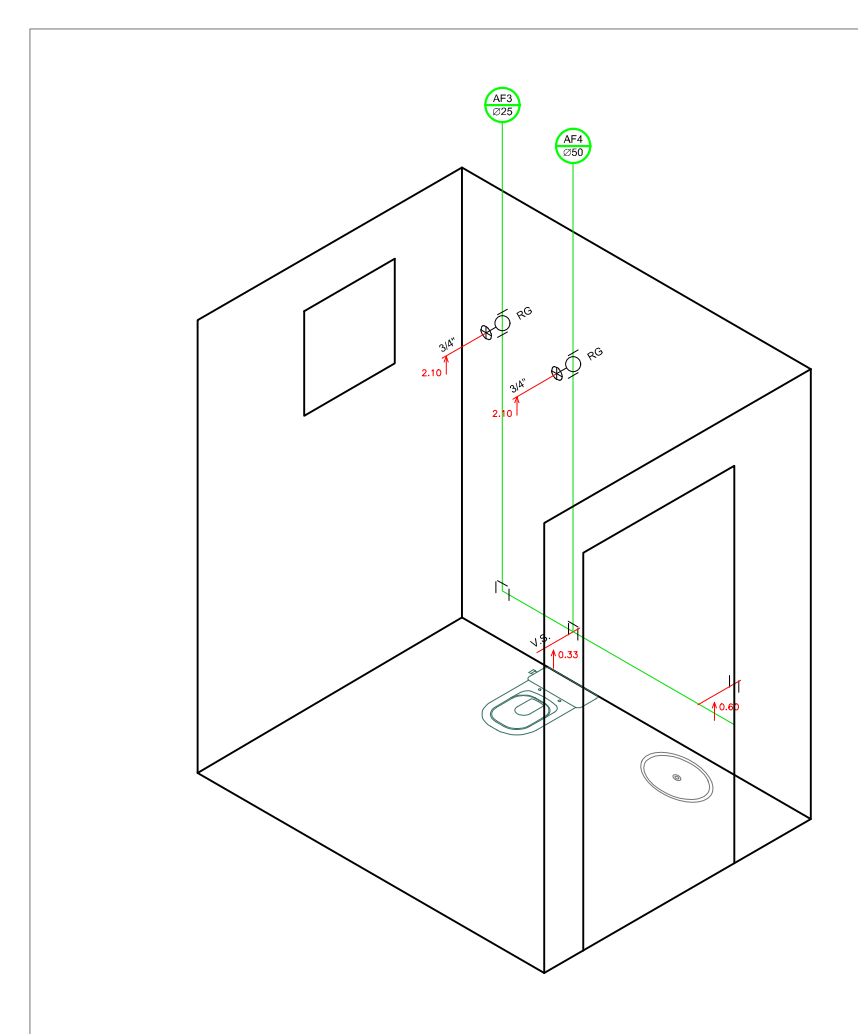

ISOMÉTRICO 01
 ESCALA: 1:25

LEGENDA

- TUBULAÇÃO DE ESGOTO
- TUBULAÇÃO DE AGUA FRIA
- AF AGUA FRIA
- AP AGUA PLUVIAL
- CIE CAIXA DE INSPEÇÃO ESGOTO
- FN FOSSA NEGRA
- VS VASO SANITÁRIO
- LV LAVATÓRIO
- CH CHUVEIRO
- CS CAIXA SIFONADA
- RS RALO SECO
- TQ TANQUE
- CV COLUNA DE VENTILAÇÃO
- RG REGISTRO DE GAVETA
- RP REGISTRO DE PRESSÃO
- VD VÁLVULA DE DESCARGA
- Ø SIMBOLOGIA DE BITOLA
- TUBULAÇÃO SOBE
- TUBULAÇÃO SOBE

PROJETO HIDRÁULICO/SANITÁRIO

OBRA: CONSTRUÇÃO DE BARRACÃO PARA GERAÇÃO DE RENDA			
LOCAL: LOTE 02-REM - NÚCLEO PATRIMÔNIO CHÁCARAS- 1ª SEÇÃO- COLONIZAÇÃO RIO BOM -RIO BOM/PR.			
PROJETO: PREFEITURA MUNICIPAL DE RIO BOM			
Nº DE FLS.	FOLHA Nº	REF.	DATA
01	02	PLANTA BAIXA/ISOMÉTRICO/LOCAÇÃO/DETALHE 01	04/2018
AUTOR PROJ. / REV. TÉCNICO		DESENHADO	INDICADA
SÉRGIO HENRIQUE RIBAS MACEDO		JJCC	JJCC
ENCL. CIVIL, OBRA Nº 17.208/0			